
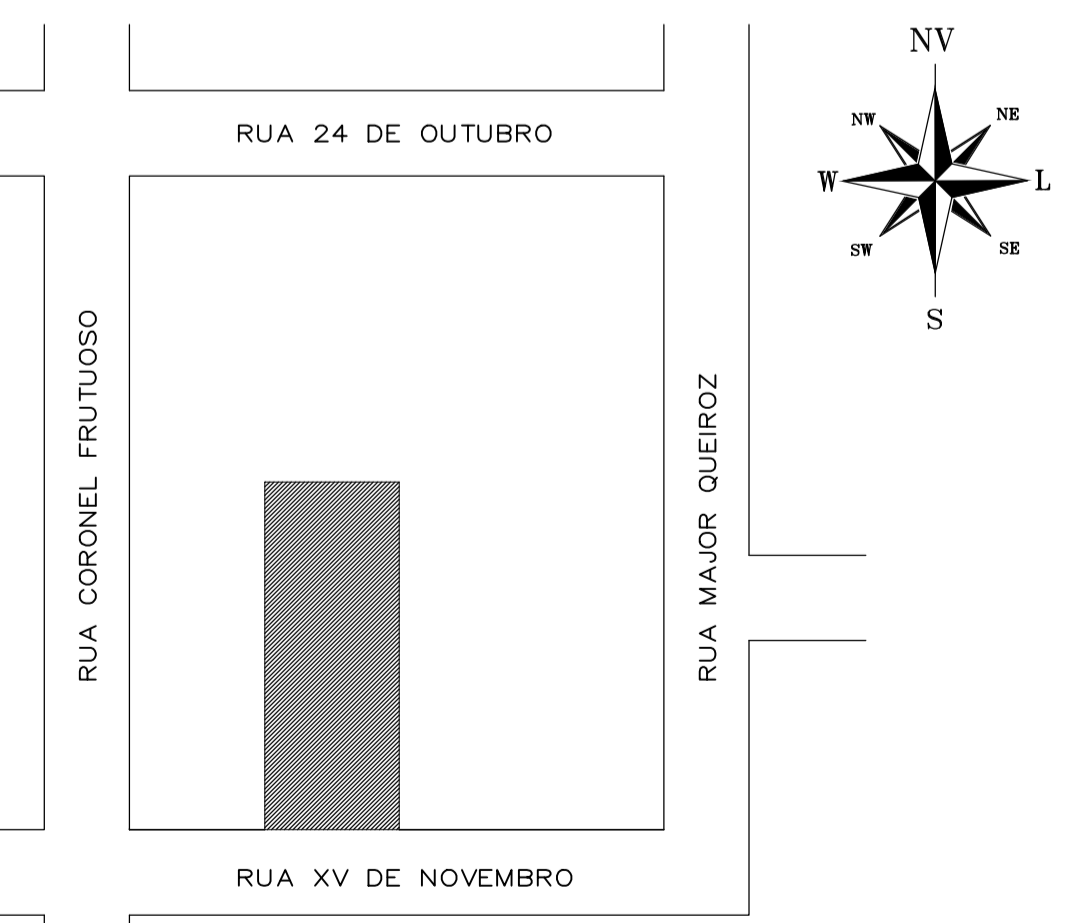


PLANTA BAIXA PAV. SUPERIOR
ESCALA 1/75

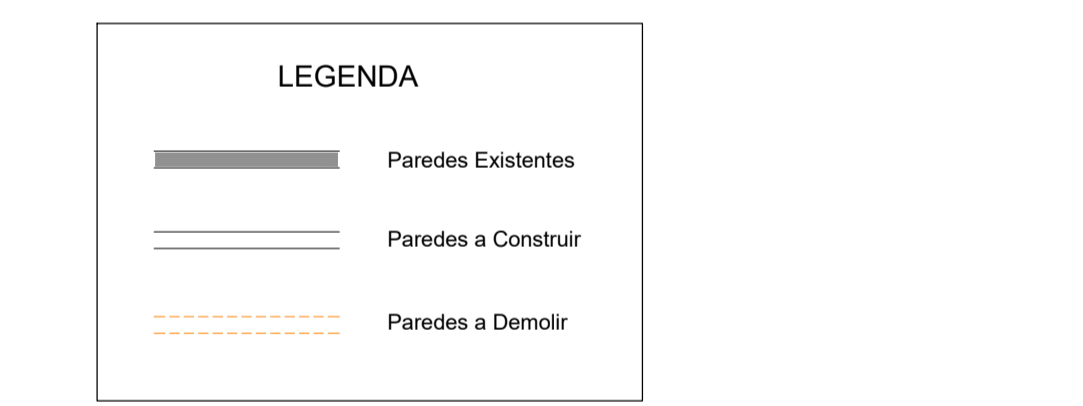

Nota: Para elaboração do projeto de instalações elétricas, a PMI fornecerá a lista dos equipamentos a serem atendidos, que incluem climatizadores, iluminação cênica, led no piso e etc. Este projeto é para fins de mensuração da área a ser projetada.

PROJETO ARQUITETÔNICO

01/03

PREFEITURA MUNICIPAL DE ITARARÉ
SECRETARIA DE DESENVOLVIMENTO MUNICIPAL

DERIMAR

JUL 2019

REFORMA E ADEQUAÇÃO ANFITEATRO MUNICIPAL

Rua XV de Novembro nº 56, Centro - Itararé - SP

SITUAÇÃO SISECALA

CENTRO

RUA SAO PEDRO
RUA CORONEL FRUTUOSO
RUA MAJOR QUEIROZ
RUA XV DE NOVEMBRO
RUA DOMINGOS FERRAZ
RUA PADRE CAETANO JOAQUIM
RUA TONTO
RUA S. MARTINHO

PREFEITO MUNICIPAL
HELITON SCHEIDT DO VALLE
Gestão 2017 / 2020

RESP. TÉCNICO: RAFAEL DOS SANTOS DA SILVA
Engenheiro Civil
CREA 506289/230 SP

QUADRO DE ÁREAS	
AMBIENTE	TOTAL EDIF (m²)
TERRENO	1.267,86
TÉRREO	599,79
SUPERIOR	140,71
TOTAL	740,50

ESPAÇO RESERVADO PARA APROVAÇÃO